




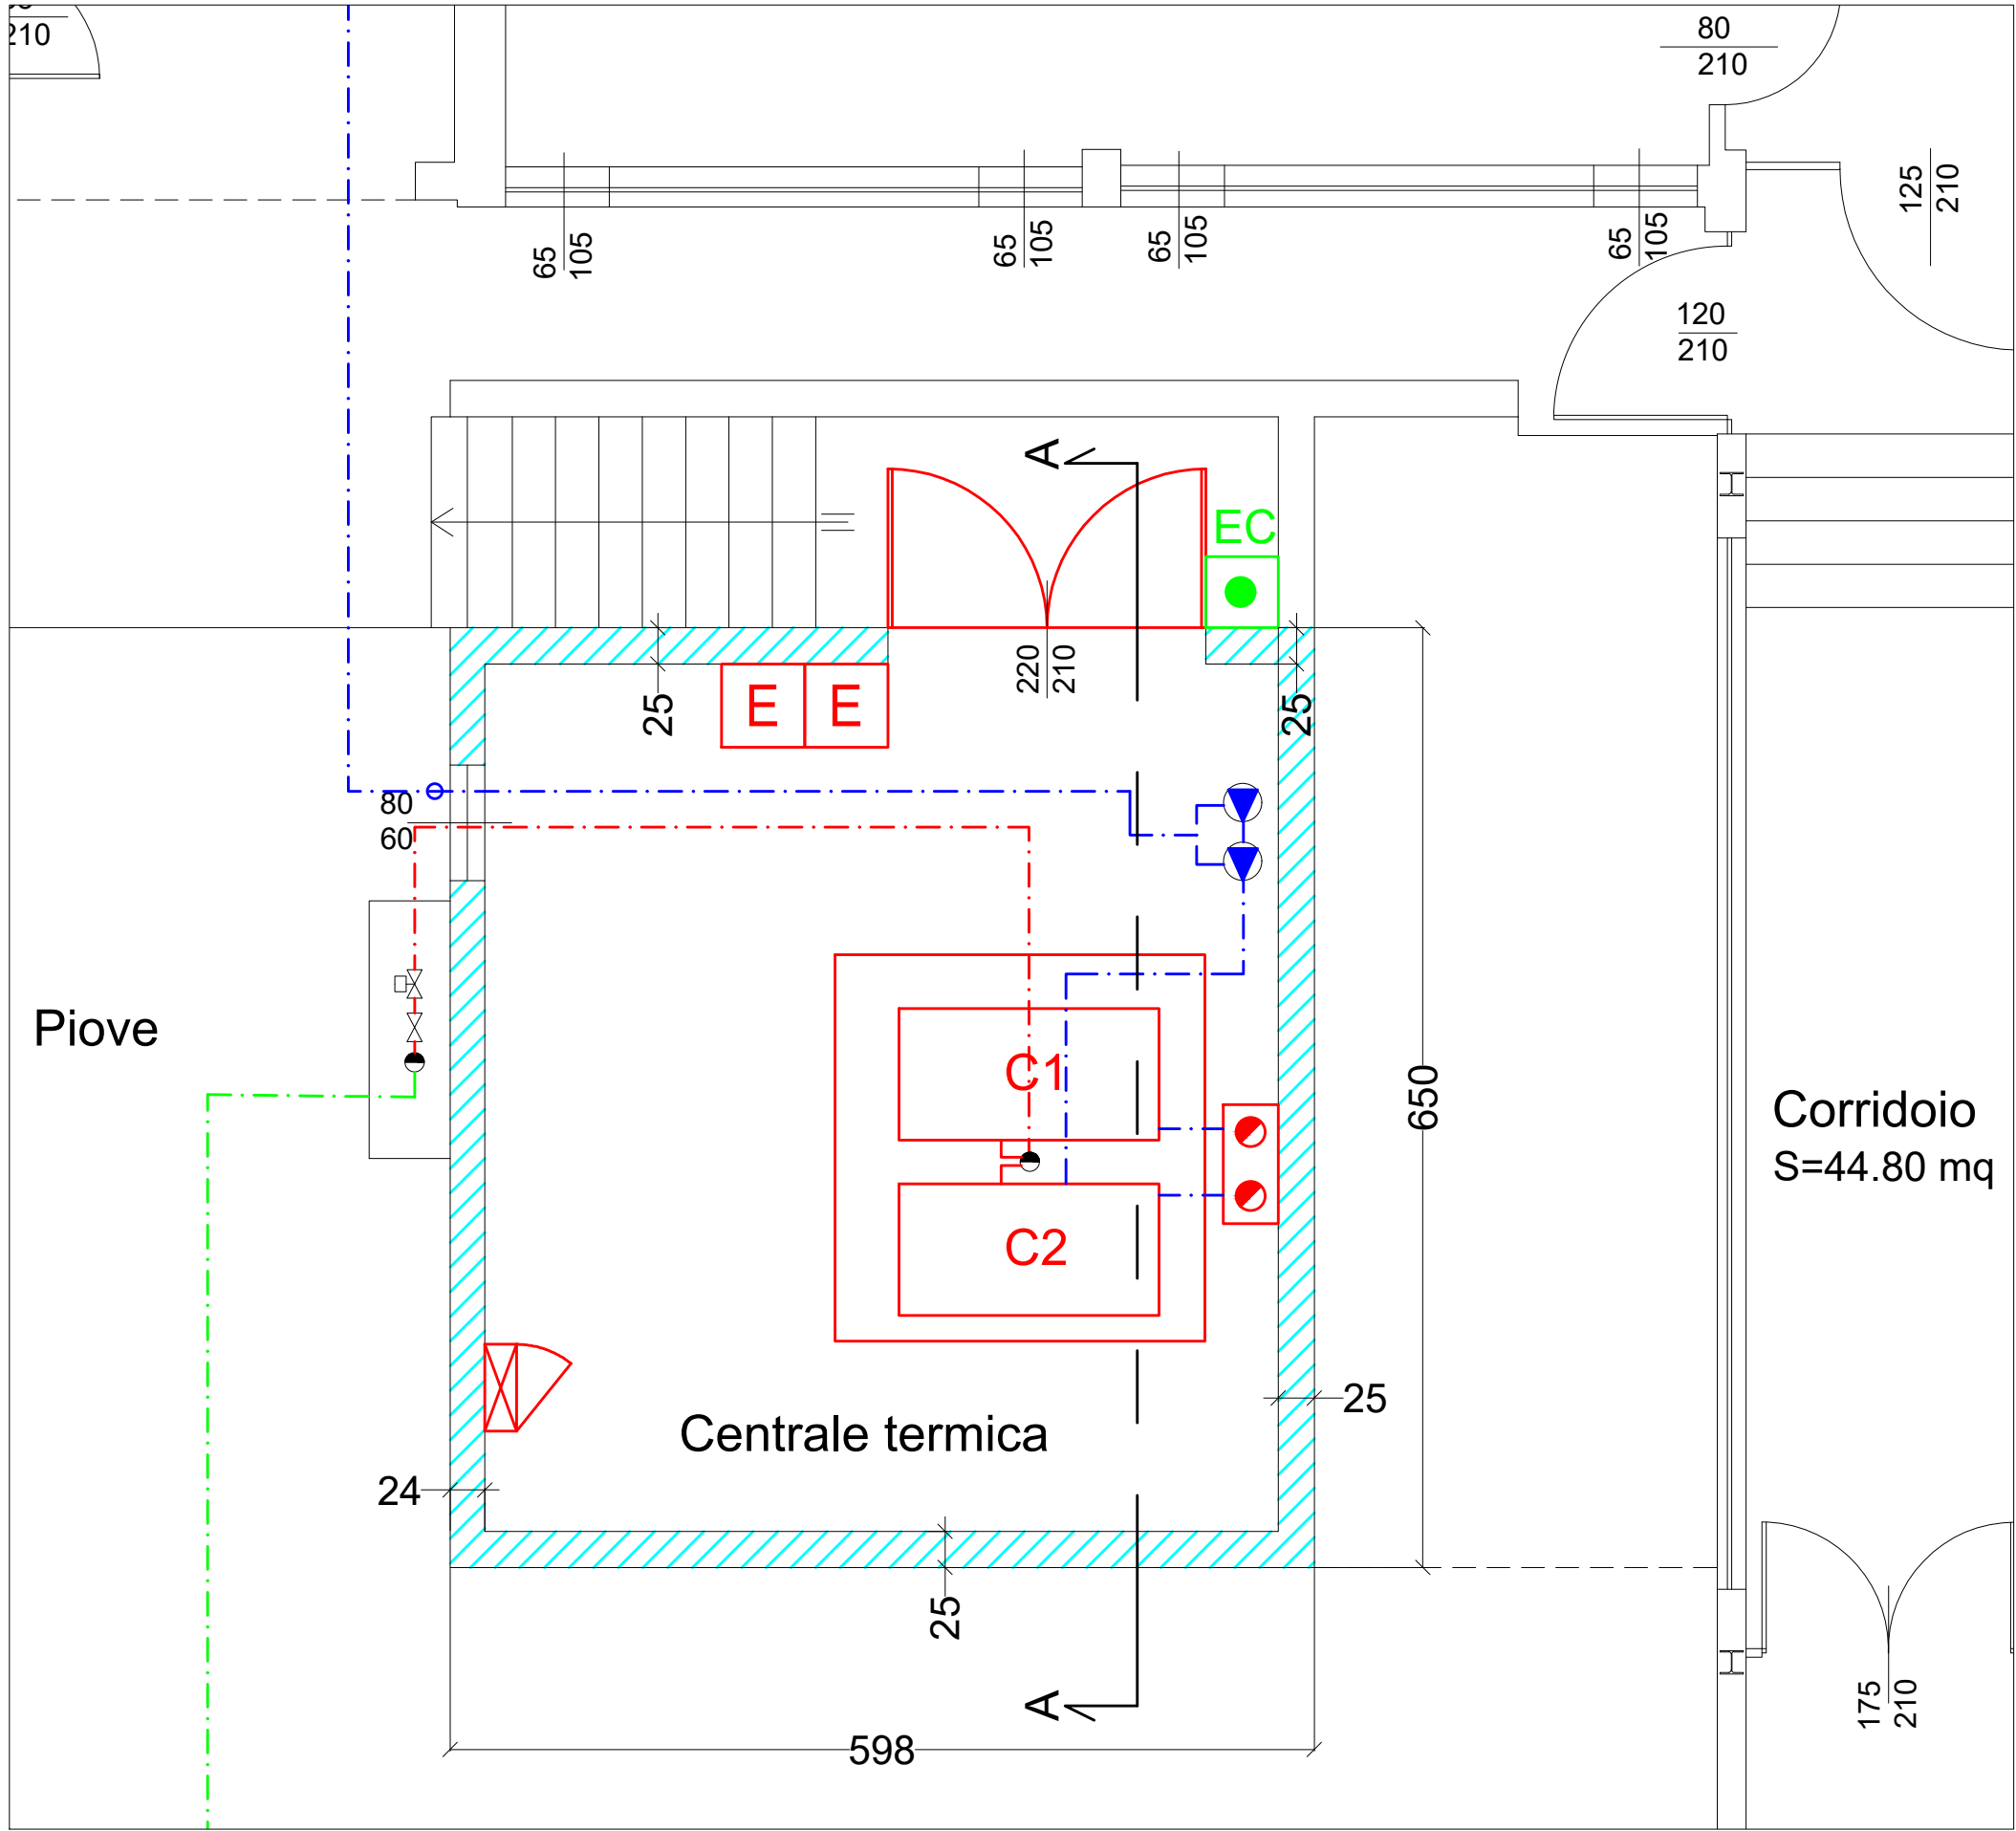

PIANTA CENTRALE TERMICA - SCALA 1:50

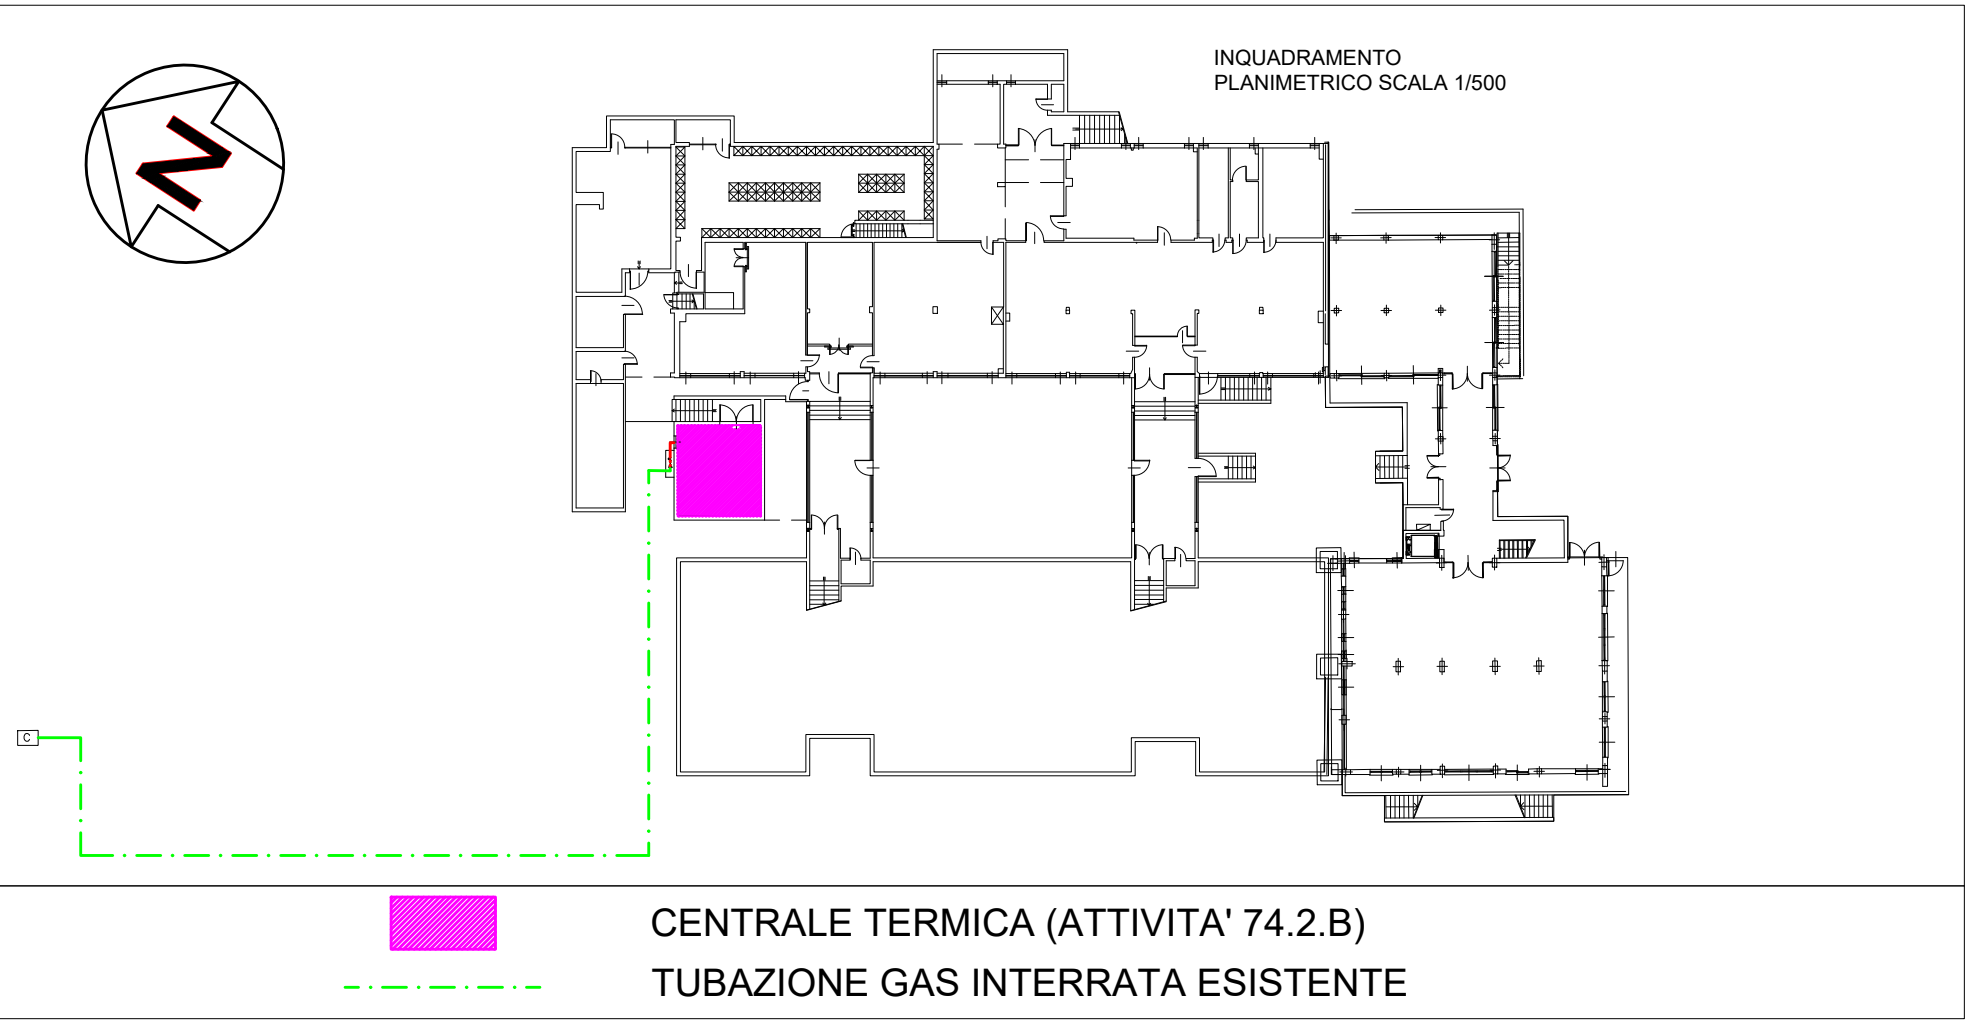

PLANIMETRIA GENERALE - SCALA 1:500

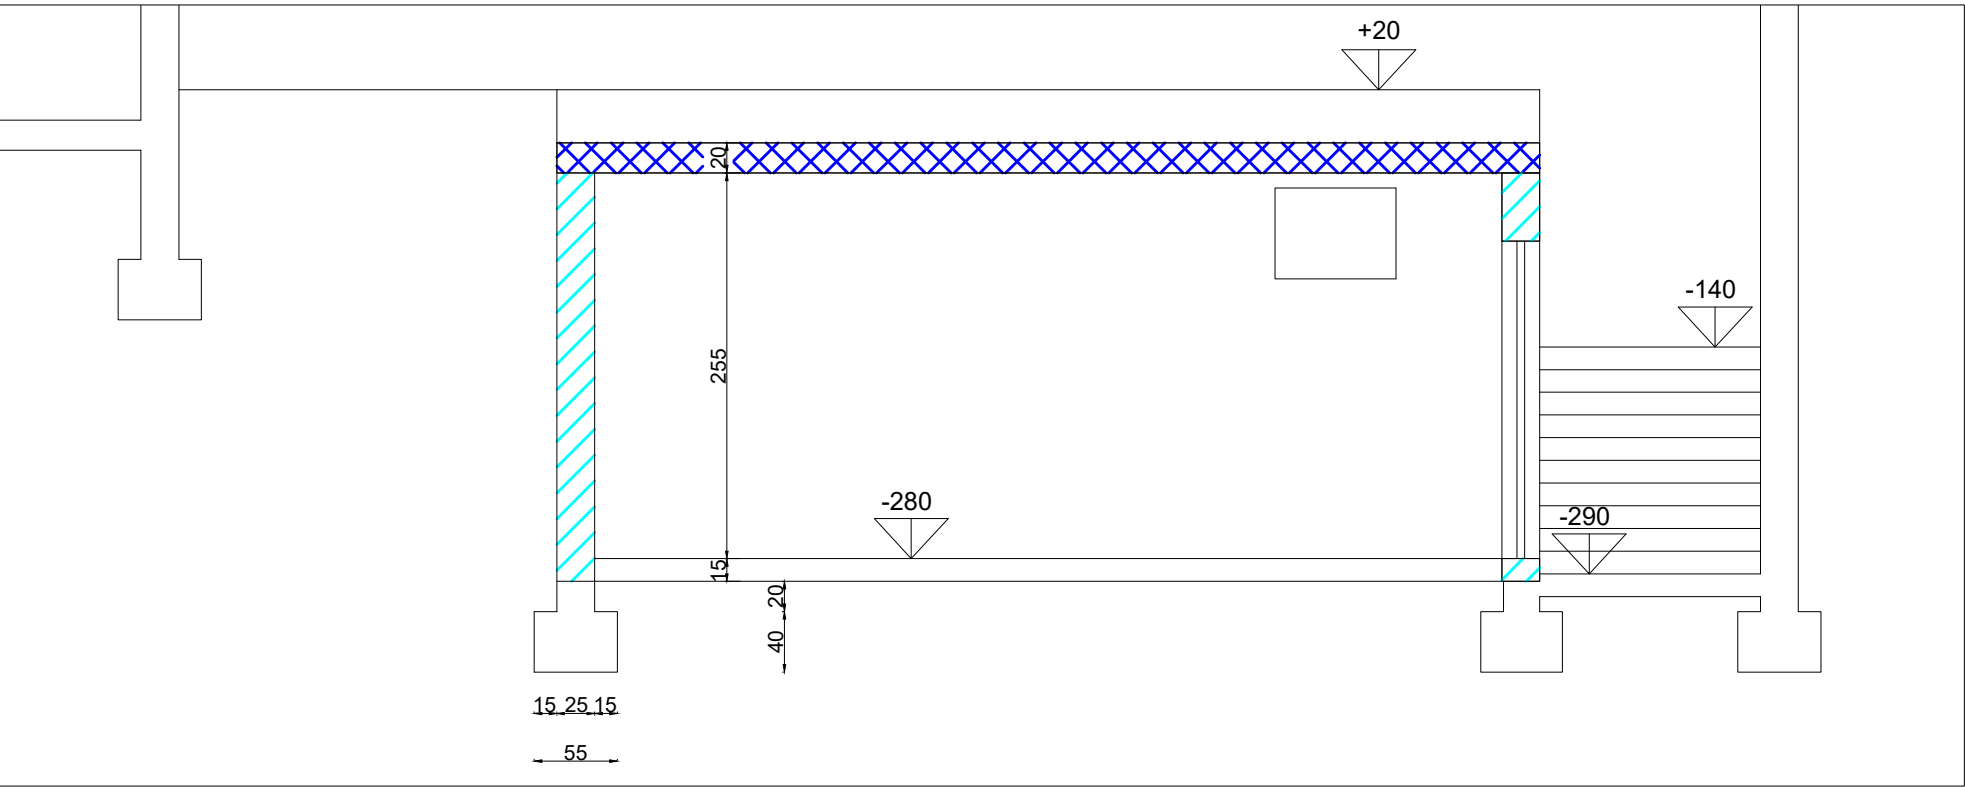

SEZIONE A-A CENTRALE TERMICA

LEGENDA	
C1	NUOVA CALDAIA 1 - POTENZA FOCOLARE: 232 kW
C2	NUOVA CALDAIA 2 - POTENZA FOCOLARE: 293 kW
	CANNA FUMARIA CALDAIA
G	CONTATORE GAS ESISTENTE
	TUBAZIONE GAS INTERRATA
	TUBAZIONE GAS A VISTA
	ELETTROVALVOLA GAS
	VALVOLA D' INTERCETTAZIONE GAS
	QUADRO ELETTRICO
	TRALICCIO CON CANNE FUMARIE
	MURO IN CEMENTO ARMATO, SPESSORE TOTALE 25 CM, IDENTIFICATO AL NUMERO 1 DELLA "CERTIFICAZIONE DI RESISTENZA AL FUOCO DI PRODOTTI/ELEMENTI COSTRUTTIVI IN OPERA", REI 120
	PORTA 2 BATTENTI 220X210 CLASSE 0
E	ESTINTORE
EC	PULSANTE DI SGANCIO IMPIANTO ELETTRICO CENTRALE TERMICA
	SOLAIO IN LATEROCEMENTO, SPESSORE TOTALE 20 CM, IDENTIFICATO AL NUMERO 2 DELLA "CERTIFICAZIONE DI RESISTENZA AL FUOCO DI PRODOTTI/ELEMENTI COSTRUTTIVI IN OPERA", R 120

Committente: Comune di Malnate Piazza V. Veneto, 2 - 21046 Malnate (VA)	Comune di: Malnate (VA)	Scala Disegno: 1/50 - 1/500	Scala Plot: 1/1	Progettista: Dott. Ing. VINCENZO BIZZOZERO ORDINE DEGLI ING. PROV. VARESE n.1926 Via F. Crispi n° 78 - 21100 VARESE Tel. 0332/240334 Fax. 0332/835060	Tavola pogettazione antincendio	Tavola n°: 1VVF
Progetto definitivo ed esecutivo di rifacimento dell'impianto termico della Scuola Secondaria N. Sauro sita in Via Francesco Baracca n. 1 nel Comune di Malnate (VA)		n° Commessa: 21042001	Data: Giugno 2021			