


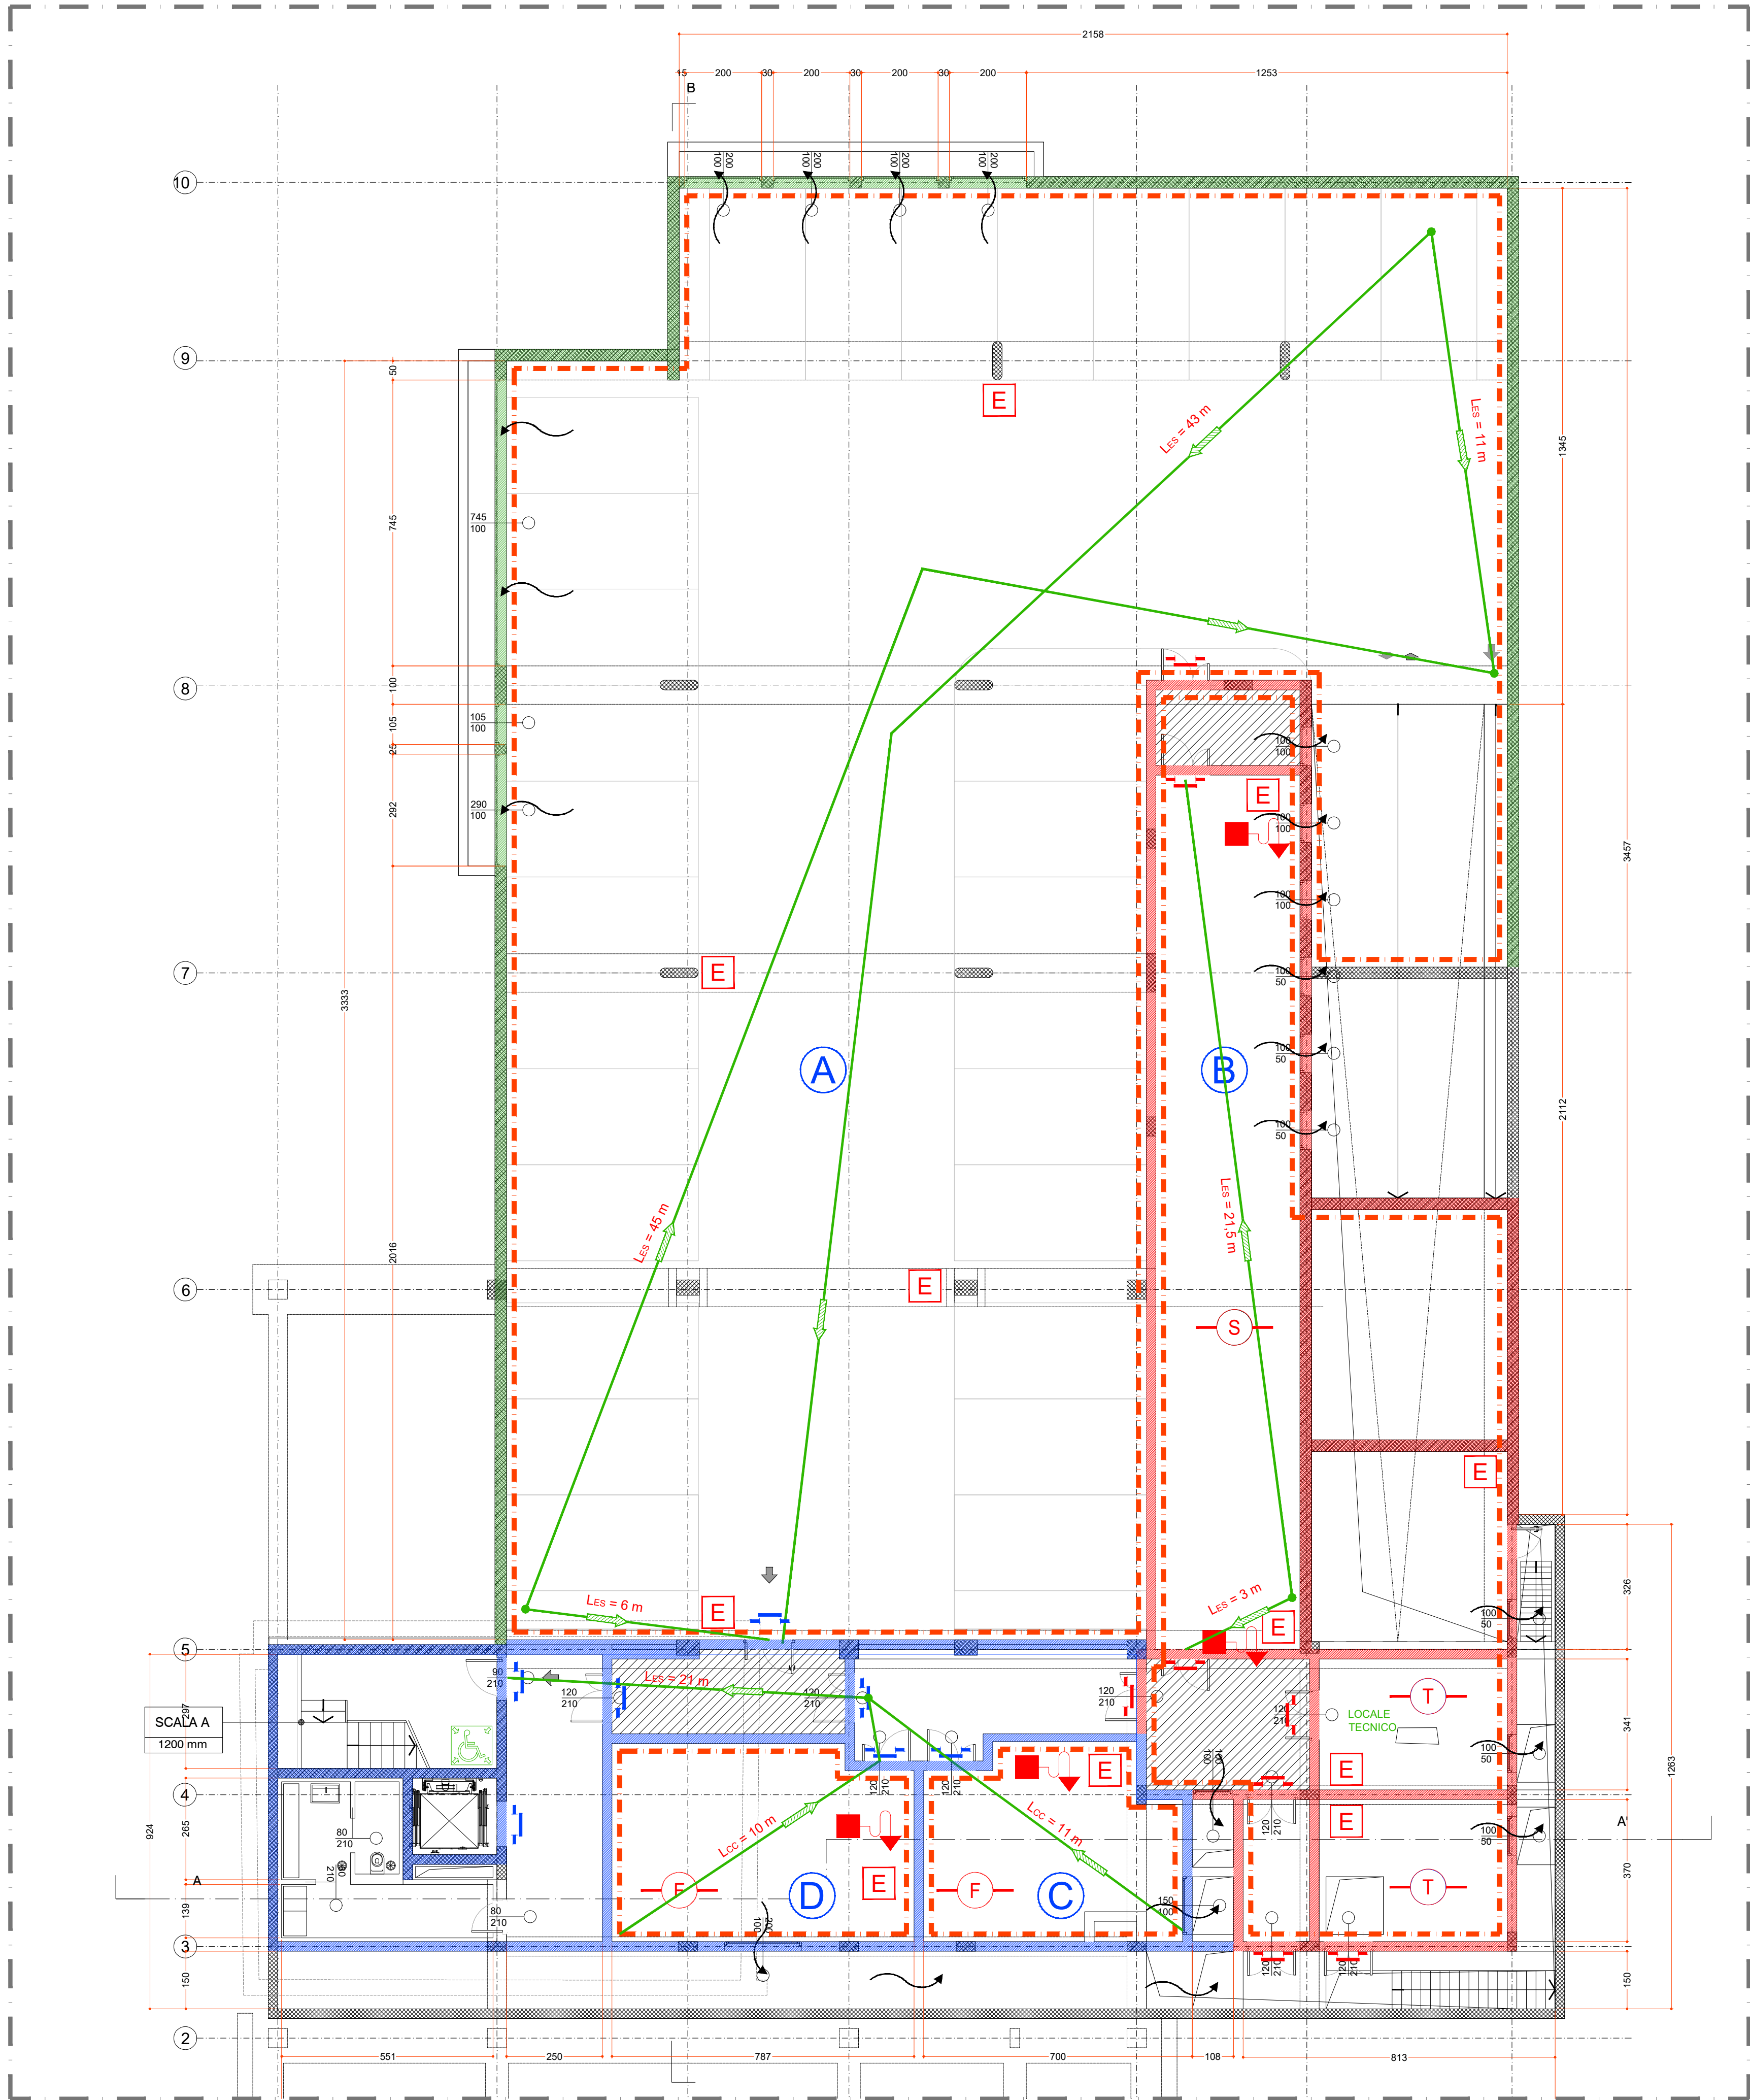

- LEGENDA
- MURI REI 60
 - MURI REI 90
 - MURI REI 120
 - PORTA EI 90
 - PORTA SCORREVOLE EI 90
 - PORTA EI 120
 - FILTRO A PROVA DI FUMO
 - AFOLLAMENTO MASSIMO
 - COMPARTIMENTO
 - LCC LUNGHEZZA CORRIDOIO CIECO [m]
 - LES LUNGHEZZA D'ESODO [m]
 - USCITA ORIZZONTALE
 - USCITA VERSO L'ALTO
 - USCITA VERSO IL BASSO
 - LUNGHEZZA PERCORSO D'USCITA
 - USCITA DI SICUREZZA
 - APERTURE DI SMALTIMENTO FUMI O CALORE D'EMERGENZA
 - SMOKE OUT P.2 (0,7 mq)
 - IDRANTE SOPRASUOLO UNI 70
 - NASPI A MURO UNI 25
 - ESTINTORE
 - IMPIANTO FISSO DI RILEVAZIONE ALLARME FUMI
 - IMPIANTO FISSO DI RILEVAZIONE TEMPERATURA
 - IMPIANTO AUTOMATICO SPRINKLER
 - SPAZIO CALMO



Comune di Malnate (VA)

REALIZZAZIONE DELL'INTERVENTO NUOVO POLO CIVICO E RIQUALIFICAZIONE URBANA DEGLI SPAZI ESTERNI ADIACENTI

ASSOCIAZIONE TEMPORANEA DI PROFESSIONISTI E SOCIETA' DI INGEGNERIA

COORDINAMENTO PROGETTUALE

3+ PROGETTI Srl
corso Re Umberto 48, Torino

Ing. Antonio PRESICCE

COMUNE DI MALNATE (VARESE)

Il Responsabile del Procedimento
Arch. Daniela GALLI

PD/PE

SCALA:

1:100

FORMATO:

A1

DATA:

26/10/2023

TITOLO:

Pianta piano interrato

NOME FILE:

VVF_TAV_102.0

GIOVANE PROFESSIONISTA

3+ PROGETTI Srl
Arch. Sara SABIA

COORDINAMENTO SICUREZZA IN FASE DI PROGETTAZIONE

3+ PROGETTI Srl
Ing. Antonio PRESICCE

	6			
	5			
	4			
	3			
	2			
	1			
26.10.2023	0	EMISSIONE PROGETTO ESECUTIVO	DI	DI
DATA	RV.	OGGETTO	RED	VER
			CON	