


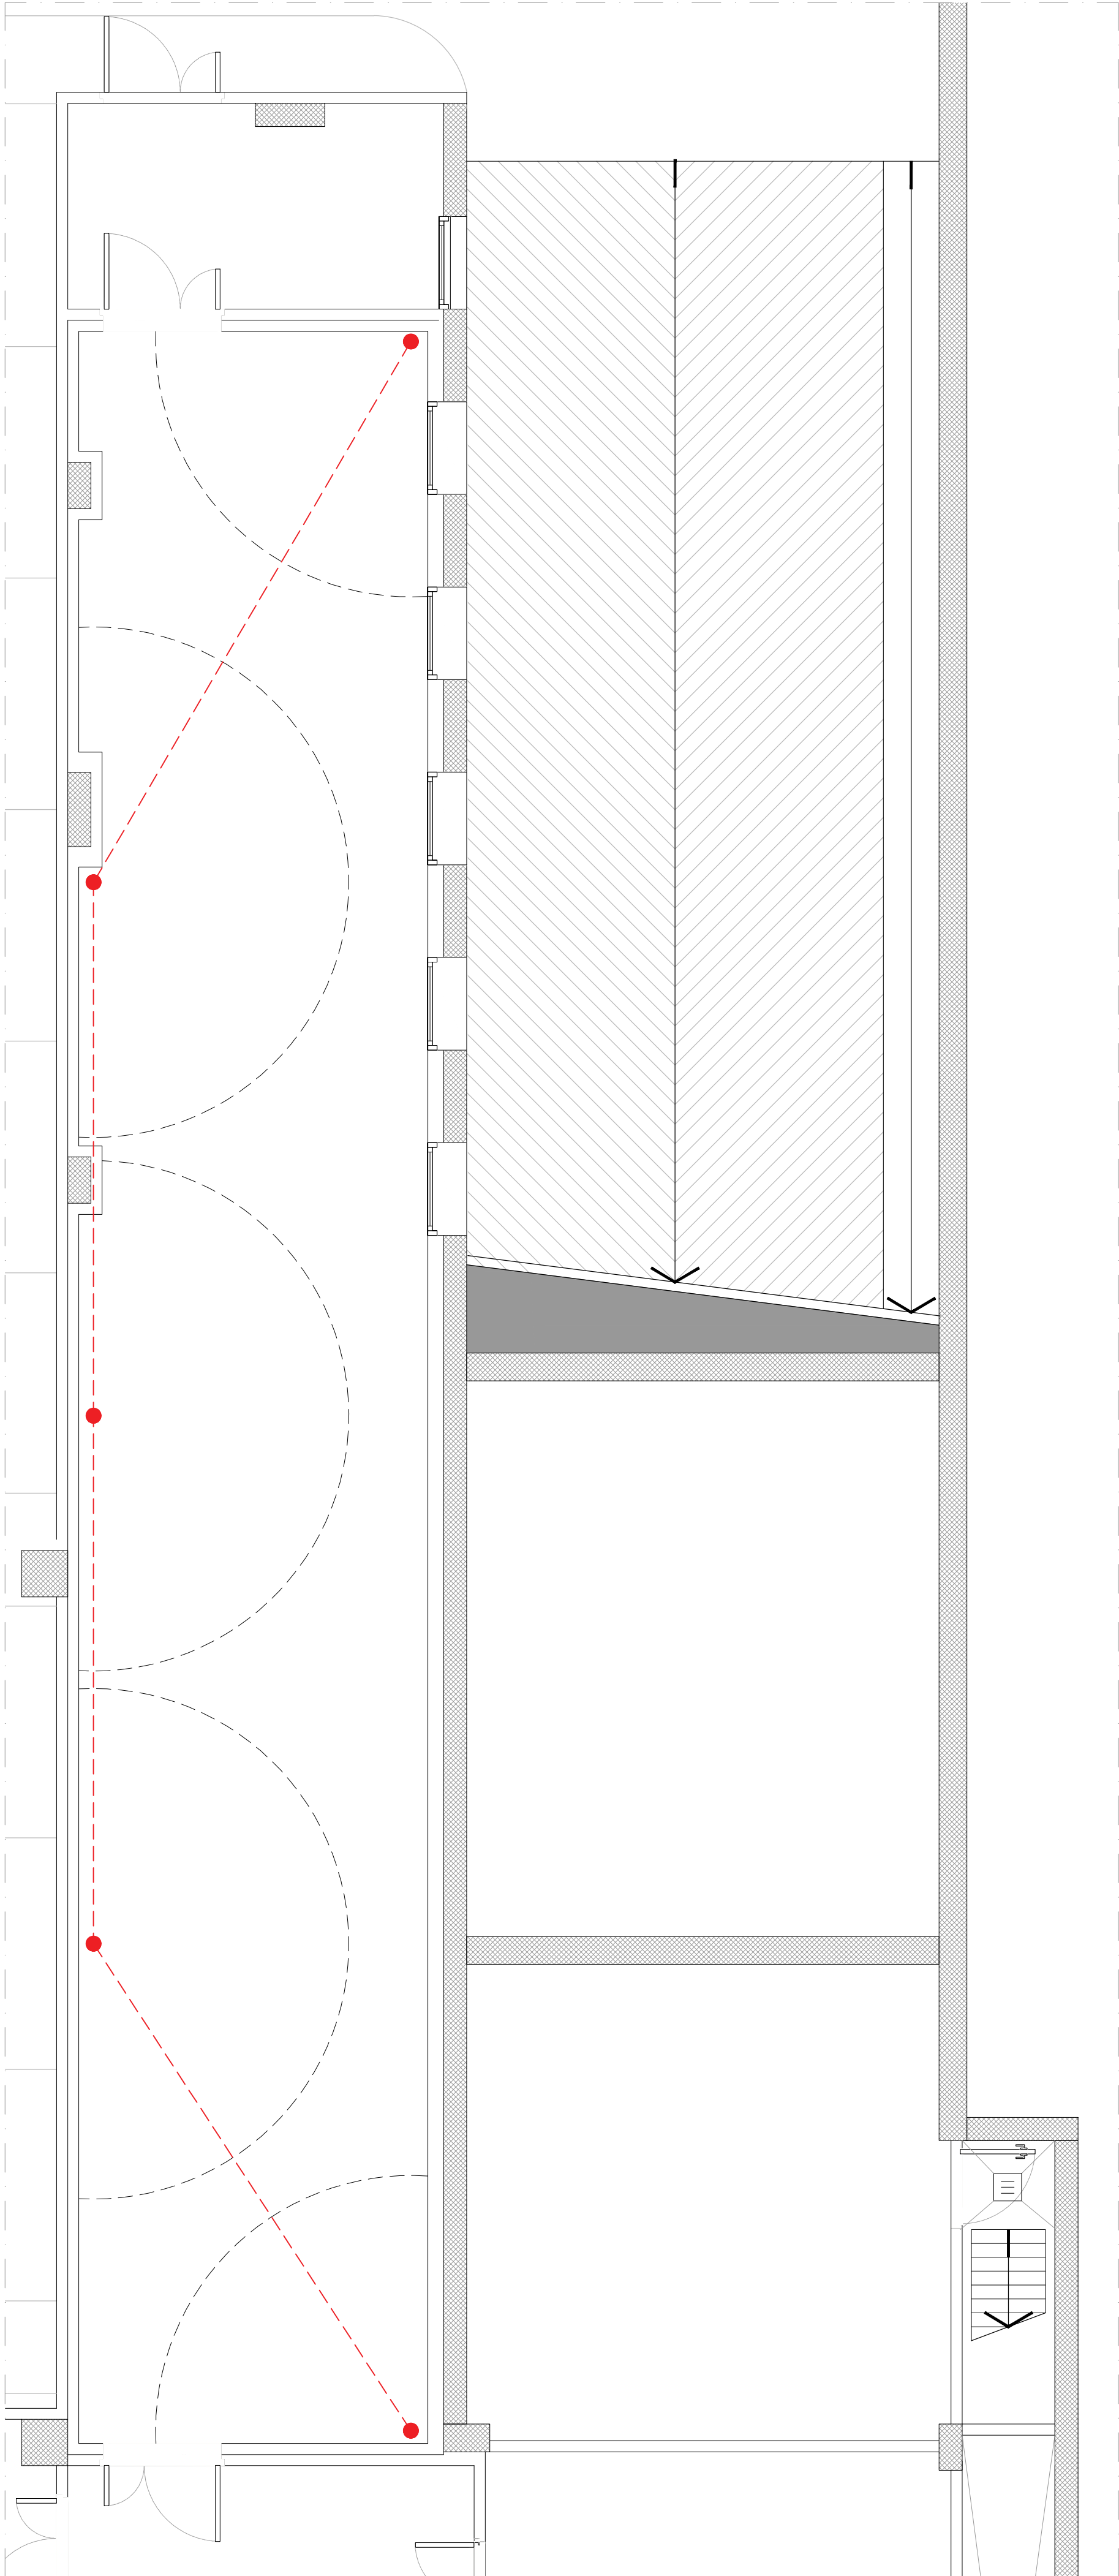

STRALCIO PIANO INTERRATO - POSIZIONE INDICATIVA IMPIENTO SPEGIMENTO AUTOMATICO AD AEROSOL

LEGENDA

- Erogatore aerosol AR3406

SCHEDA TECNICA

Erogatore Aerosol
Mod. AR3406

Caratteristiche:


Massa agente estinguente:
4.420 g Nitrato di Potassio KNO3

Attivatore:

- 6-24 Vcc (senza polarità)
- corrente massima di monitoraggio in A: 0,010
- corrente massima di non accensione in A: 0,20
- corrente minima di accensione in A: 0,37
- corrente di accensione consigliata in A: ≥ 0,9
- tempo minimo di corrente di accensione: 2 ms a 1,0 A
- Energia per una capacità di 5 uF:
 - max di non accensione: 0,55 mJ/hom
 - min. di accensione: 1,10 mJ/hom

Distanza minima consigliata dai fori di erogazione e dagli oggetti: 20 cm

Corrente Sorveglianza: 5 mA
Temperatura di Funz.to: -30°C a 150°C
Dimensione: Ø 165 h 572 mm
Peso totale: 20.000 g
Contenitore: Acciaio inox
Refrigerazione: SI

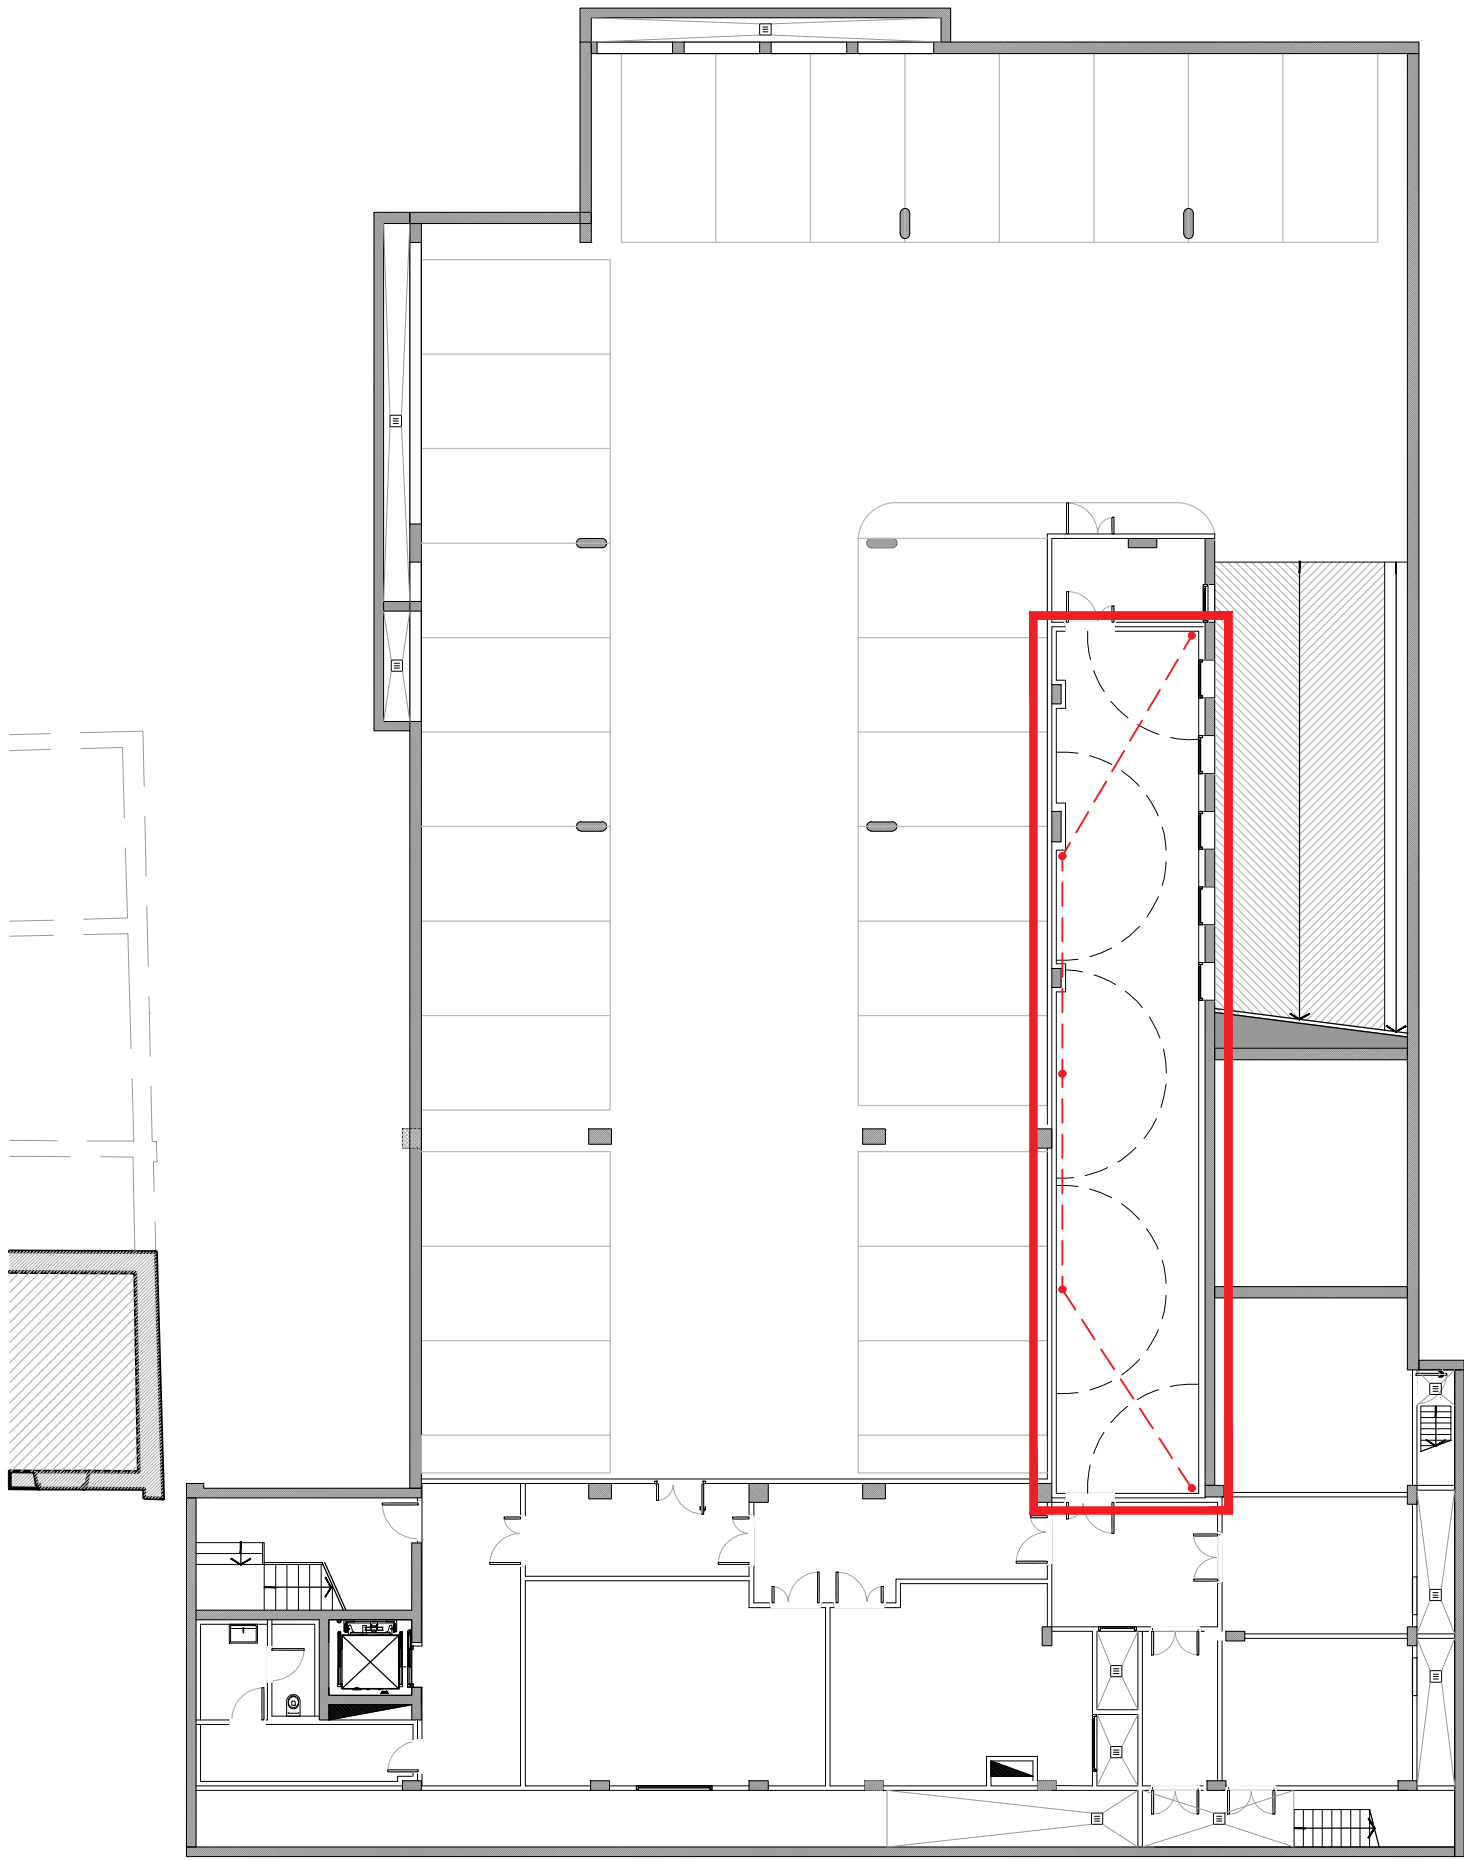

KPLAN PIANO INTERRATO



Comune di Malnate (VA)

REALIZZAZIONE DELL'INTERVENTO NUOVO POLO CIVICO E
RIQUALIFICAZIONE URBANA DEGLI SPAZI ESTERNI ADIACENTI

ASSOCIAZIONE TEMPORANEA DI
PROFESSIONISTI E SOCIETA' DI INGEGNERIA

COORDINAMENTO PROGETTUALE

3+ PROGETTI Srl
corso Re Umberto 48, Torino

Ing. Antonio PRESICCE

PROGETTO ARCHITETTONICO

DAP STUDIO
Arch. Paolo DANELLI
Arch. Elena SACCO
3+ PROGETTI s.r.l.
Ing. Antonio PRESICCE
Ing. Carlo ROSSI
Arch. Andrea TOMASI

PROGETTO STRUTTURE

3+ PROGETTI Srl
Ing. Diego IERARDI

PROGETTO IMPIANTI MECCANICI - EGE

EQ INGEGNERIA - Ghibardo Cagni Zilioli Associati
Ing. Andrea CAGNI

PROGETTO IMPIANTI ELETTRICI

COLLETTI INGEGNERIA
Ing. Giorgio COLLETTI

GEOLOGO

Dott. geol. Ugo DE LA PIERRE

GIOVANE PROFESSIONISTA

3+ PROGETTI Srl
Arch. Sara SABIA

COORDINAMENTO SICUREZZA IN FASE DI

PROGETTAZIONE

3+ PROGETTI Srl
Ing. Antonio PRESICCE

COMUNE DI MALNATE
(VARESE)

Il Responsabile del Procedimento
Arch. Daniela GALLI

ESECUTIVO

SCALA:
1:100

FORMATO:
A1

DATA:
20/11/2023

TITOLO:

IMPIANTO
SPEGNIMENTO
AUTOMATICO
ANTINCENDIO ARCHIVIO

NOME FILE:

IAN_TAV_208

	6				
	5				
	4				
	3				
	1				
20.11.2023	0	REVISIONE EMISSIONE PROGETTO ESECUTIVO OGGETTO	BG	DI	CR
DATA	RV.		RED	VER	CON